




EMPALZAMIENTO SEGÚN LINEA DE FÁBRICA
ESCALA 1: 300

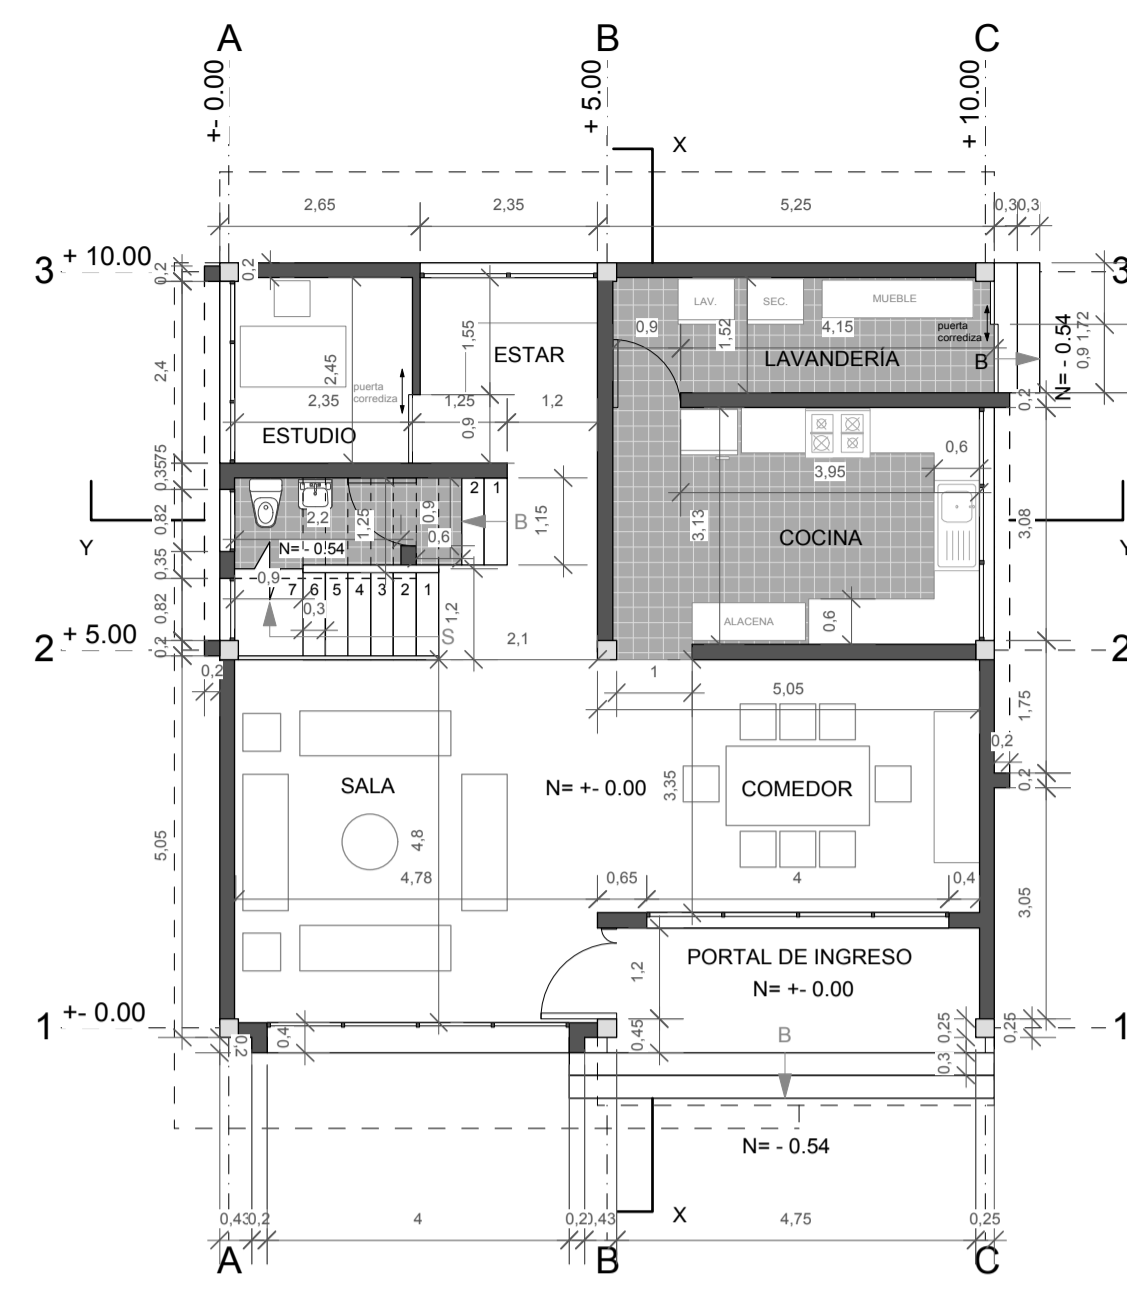


PLANTA BAJA

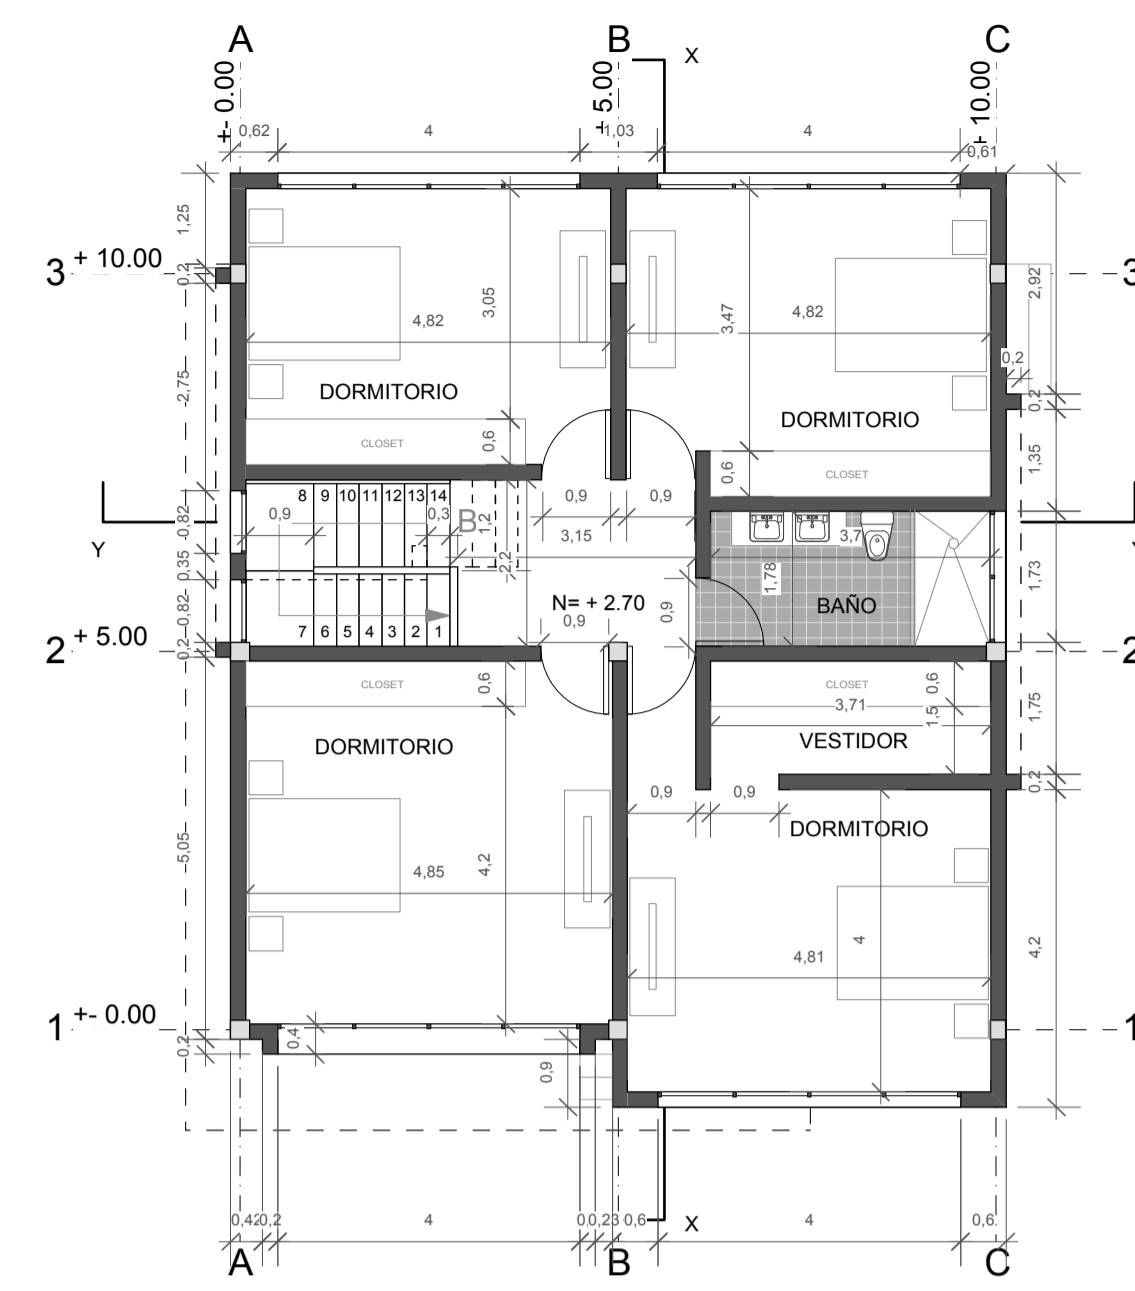


PLANTA ALTA

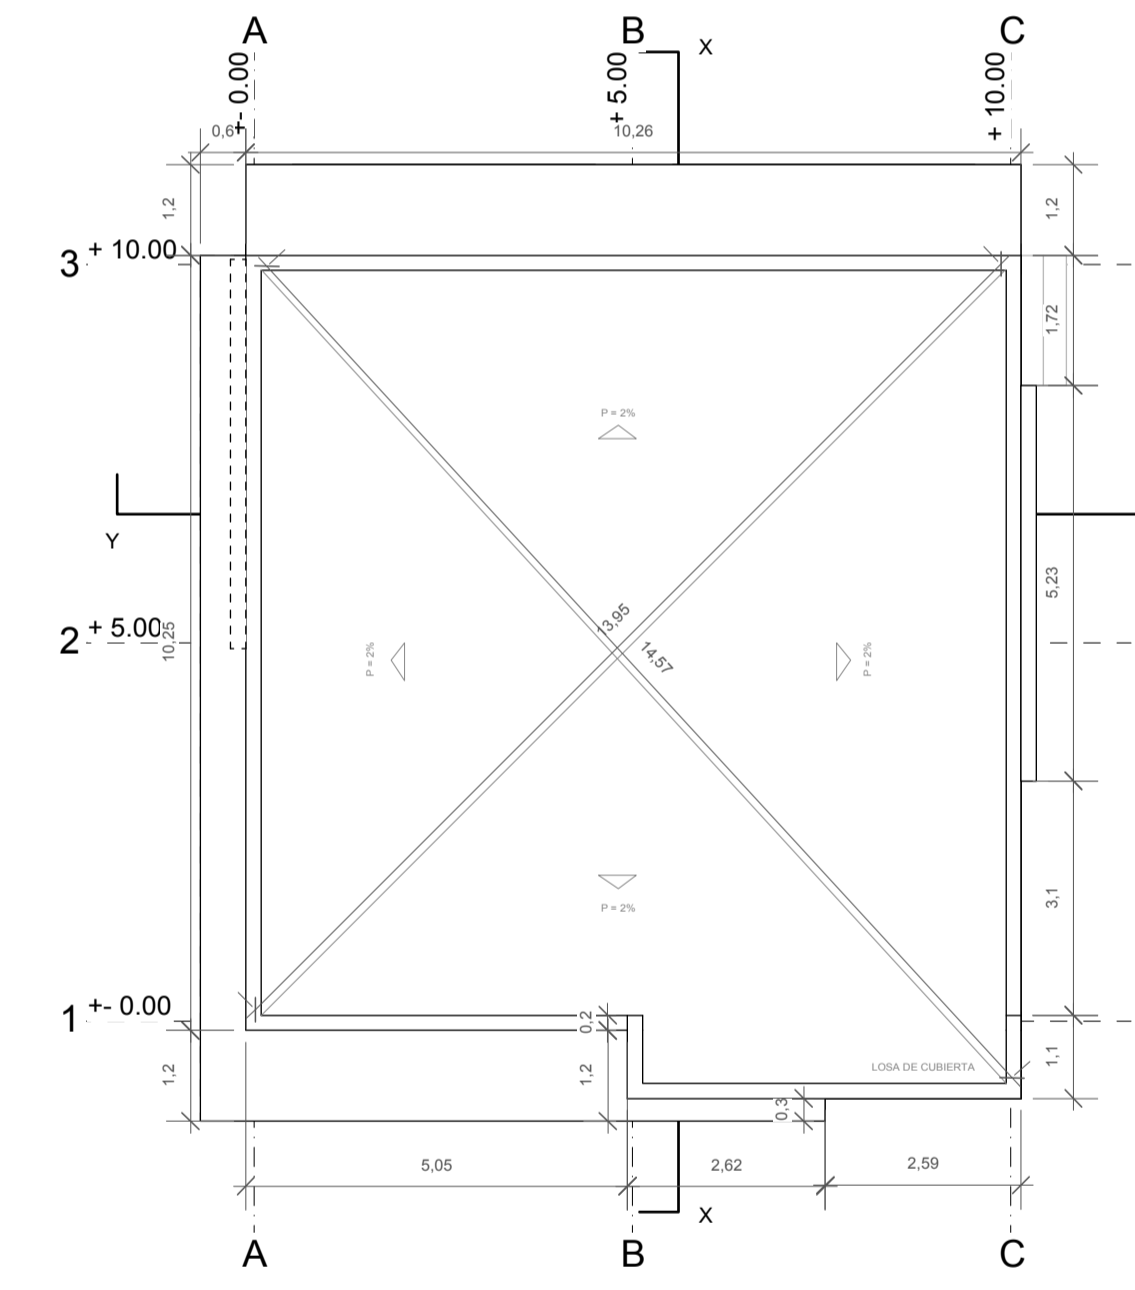


PLANTA DE LOSA

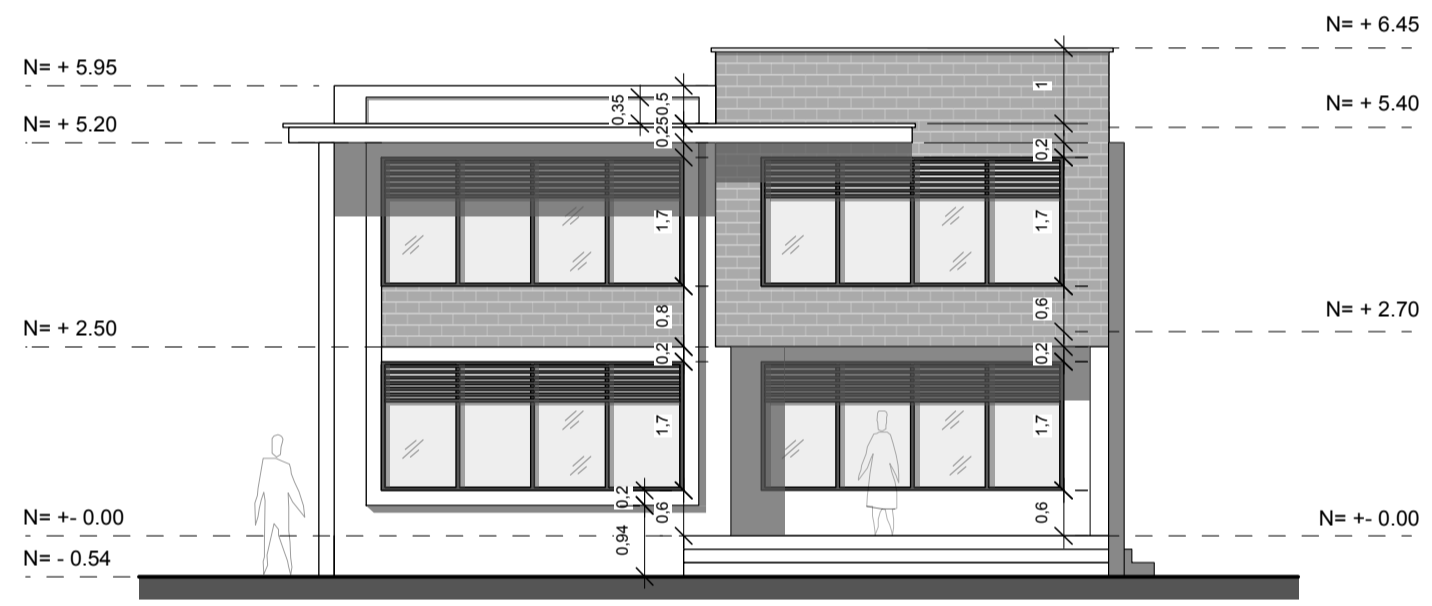


ALZADO FRONTAL

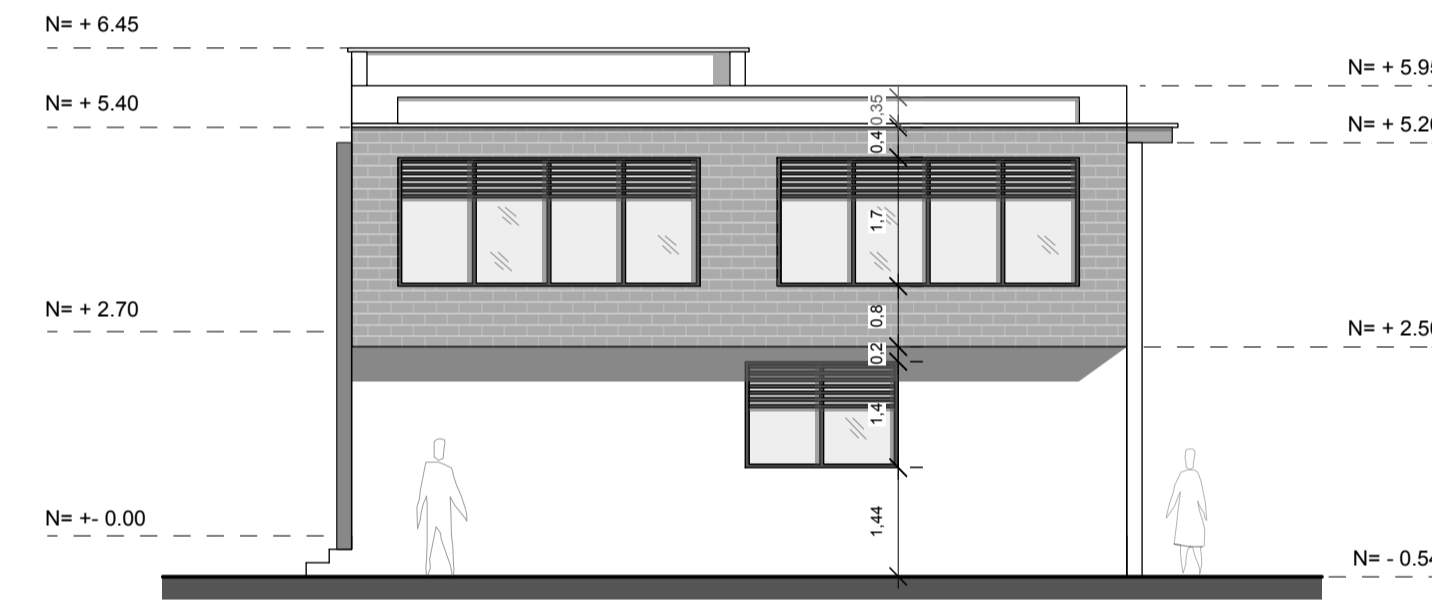


ALZADO POSTERIOR

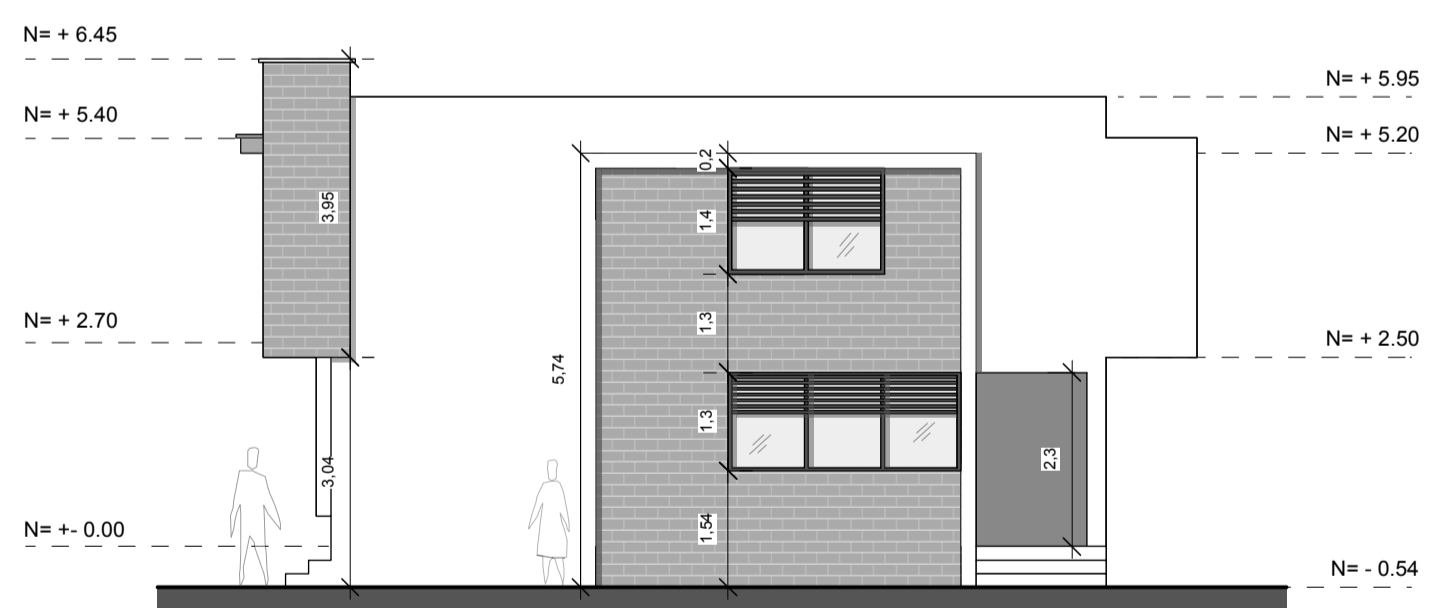


ALZADO LATERAL DERECHO

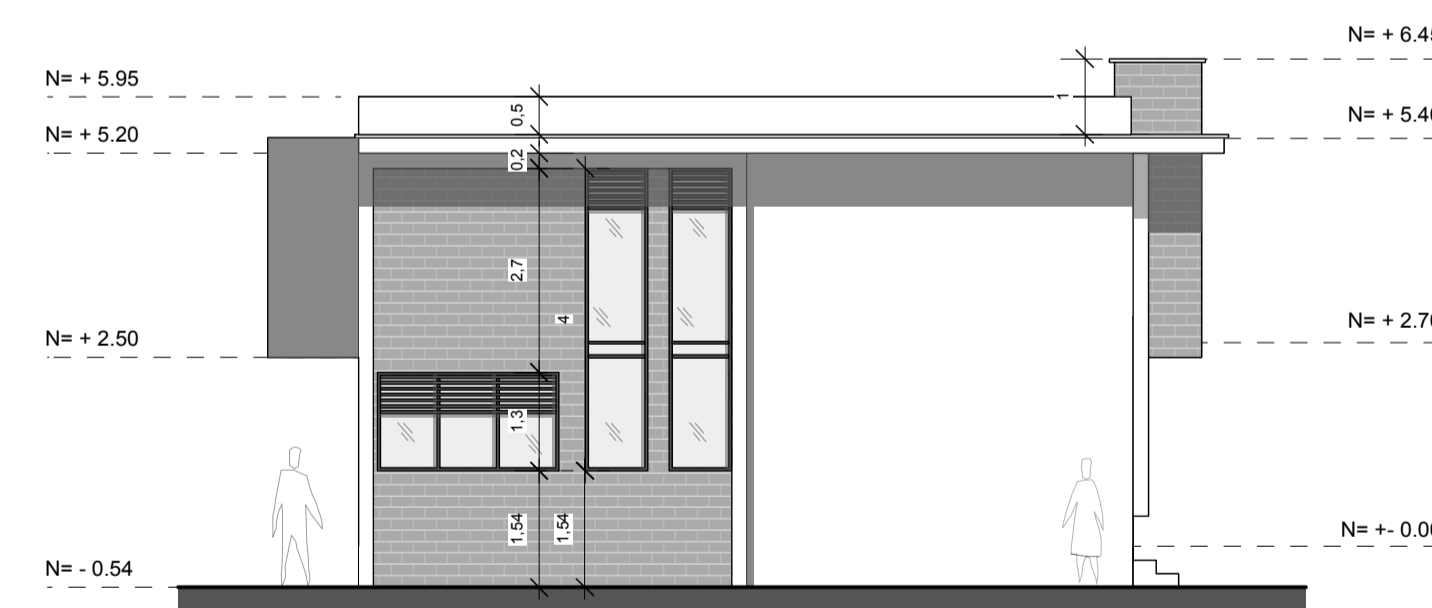

ALZADO LATERAL IZQUIERDO

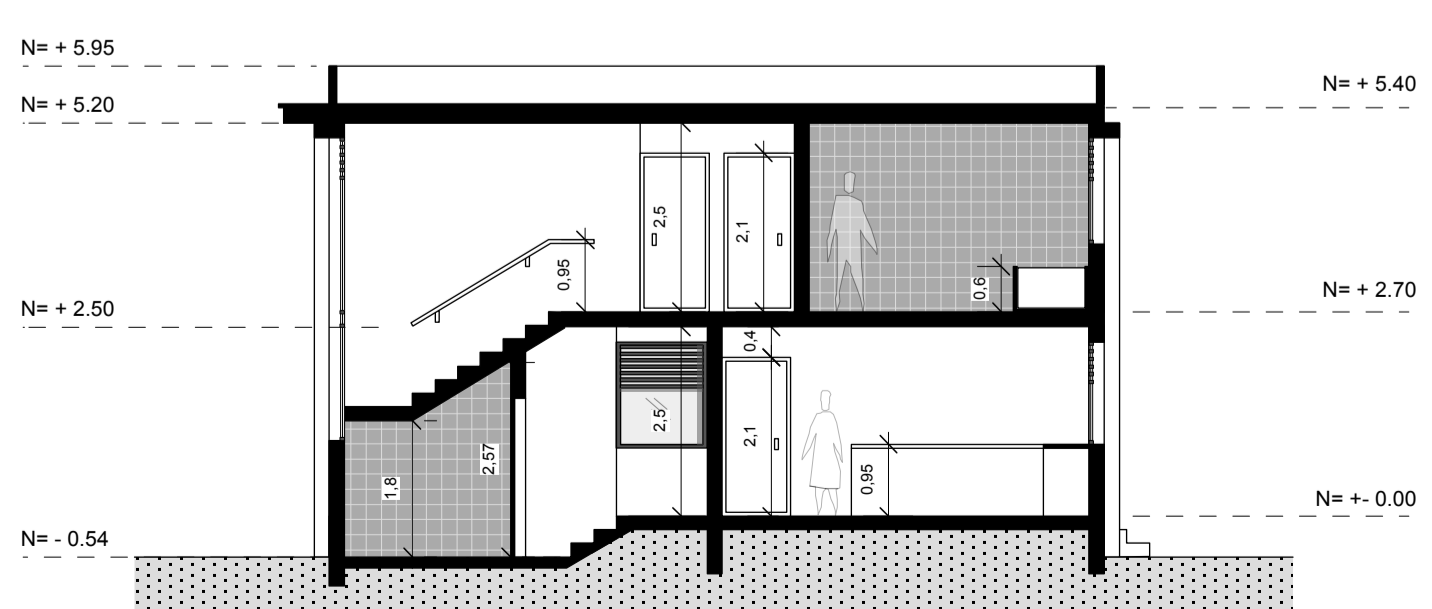

SECCIÓN Y - Y

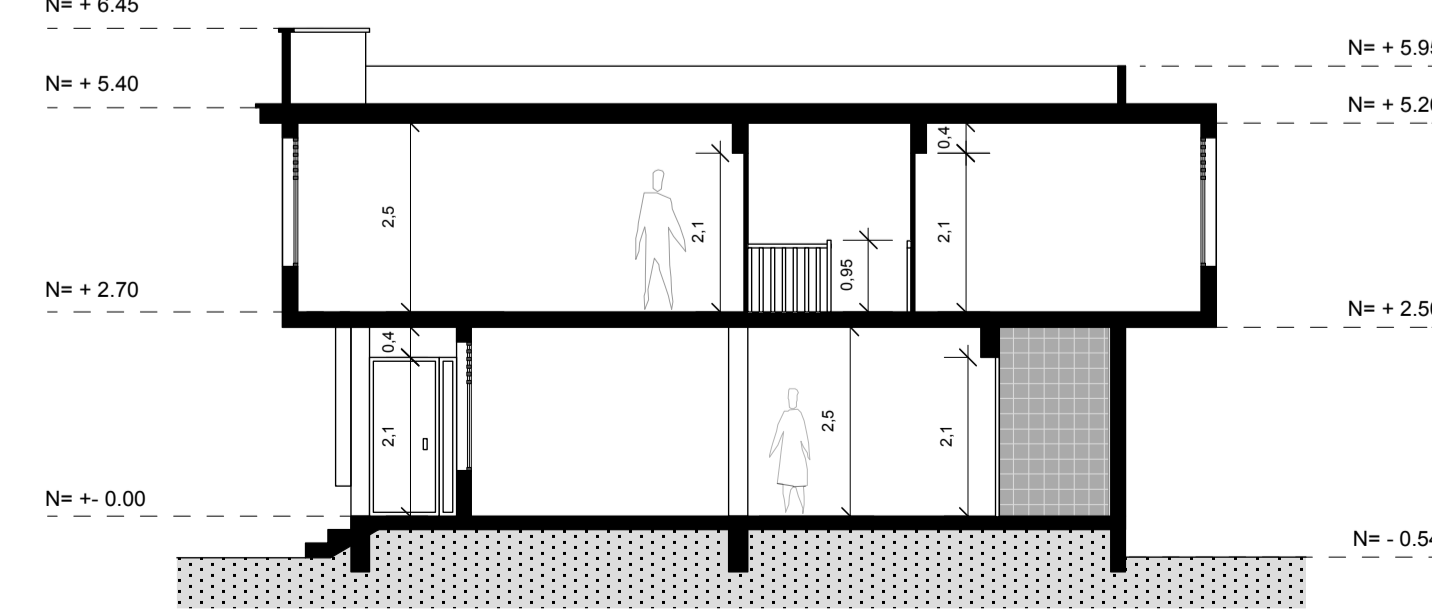

SECCIÓN X - X



ESPECIFICACIONES

CIMENTOS	MAMPOSTERIAS DE PIEDRA
ESTRUCTURA	HORMIGÓN ARMADO
PAREDES	MAMPOSTERIA DE BLOQUE DE POMEZ
CUBIERTA	LOSA
PISOS	PORCELANATO
PUERTA	MADERA
VENTANAS	ALUMINIO
GRADAS	HORMIGÓN ARMADO
PASAMANOS	ACERO INOXIDABLE
CIELO RASOS	GYPSUM

ESTADÍSTICAS

CLAVE CATASTRAL :	5390101010400000		
AREA DEL PREDIO	3304.00 m ²		
AREA LIBRE	3197.00 m ²		
COEFICIENTES	COS: 3.24% CUS: 6.96%		
AREAS M ²			
PLANTA	AREA BRUTA	CIRC. PAREDES	AREA NETA
BAJA	107.00	10.70	96.30
ALTA	123.00	12.30	110.70
TOTAL	230.00	23.00	207.80

PLANIFICACION

ESC: 1:100

VIVIENDA:
ING. TELMO VINTIMILLA Y FAMILIA
DISEÑO: ARQ. JORGE PINOS PESANTEZ
DIBUJO: J.P.P.
REVISION: J.P.P.


ARQ. JORGE PINOS PESANTEZ
REGISTRO SENESCOT: 1029-11-1044291

CONTIENE:
PLANTAS, ALZADOS Y SECCIONES


Fecha: Diciembre/2016

Hoja: 1 / 2



INSTALACIONES ELÉCTRICAS

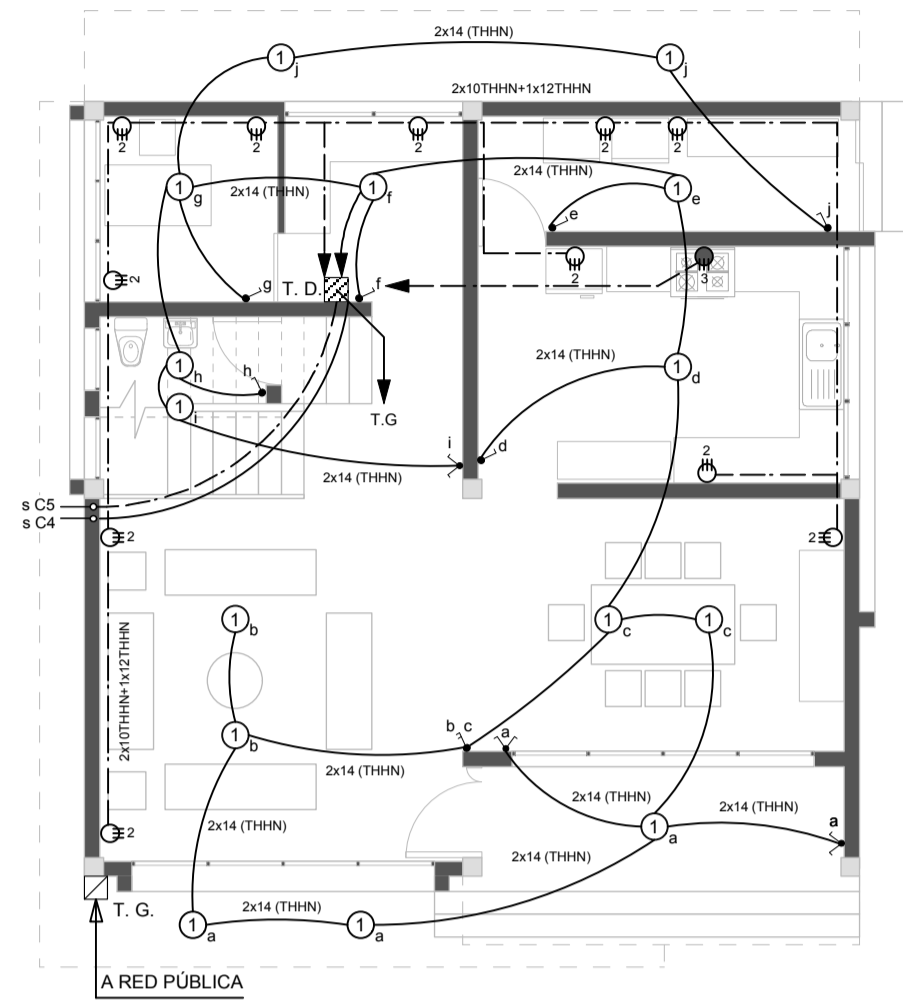

PLANTA BAJA

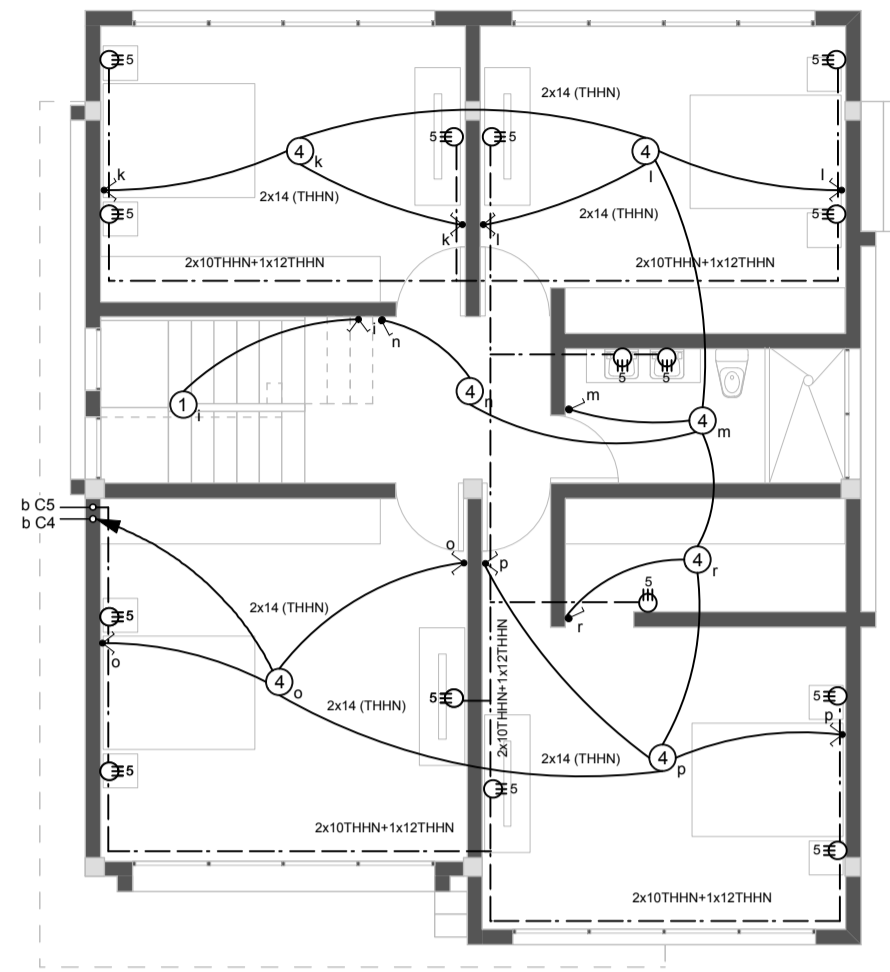


PLANTA ALTA

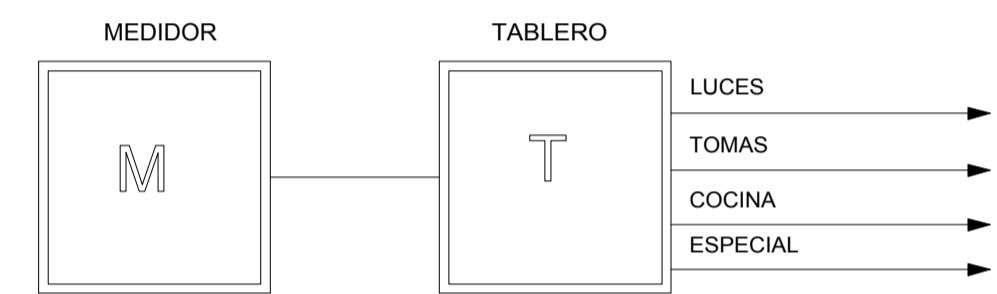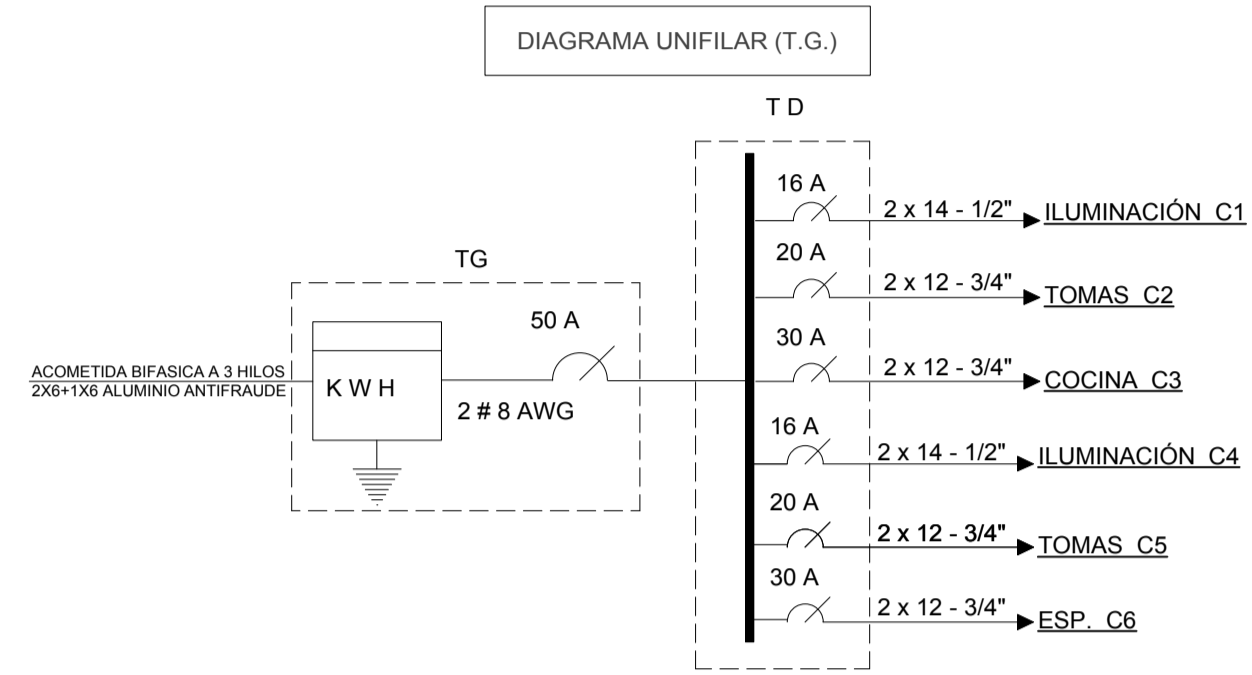


TABLERO						
ACOMETIDA 3x8 AWG - Ø 3/4" - 50 A						
CIRCUITO	NÚMERO	POTENCIA W	CALIBRE AWG	TUBERÍA Ø	PROTEC. A	FASES
LUCES 1	15	300	14	1/2	16	AN
TOMAS 2	11	2200	12	3/4	20	AN
COCINA C3	1	220	10	3/4	30	AB
LUCES 4	8	160	14	1/2	16	BN
TOMAS 5	14	2800	12	3/4	20	BN
ESP. C6	1	220	10	3/4	30	AB
POTENCIA TOTAL INSTALADA: 5600 W.						
FC=0.7 (FACTOR DE COINCIDENCIA ENTRE CIRCUITOS)						
POTENCIA DE DEMANDA= 10480 W x 0.7= 4130W						

SIMBOLOGÍA ELÉCTRICA	
	ACOMETIDA 3x8 AWG
	TABLERO GENERAL
	TABLERO DISTRIBUIDOR
	INTERRUPTOR
	INTERRUPTOR DOBLE
	CONMUTADOR TOMACORRIENTE POLARIZADO
	FOCO 100 W.
	LÍNEA DE ILUMINACIÓN
	LÍNEA DE FUERZA
	CONEXIÓN A TIERRA

INSTALACIONES HIDROSANITARIAS

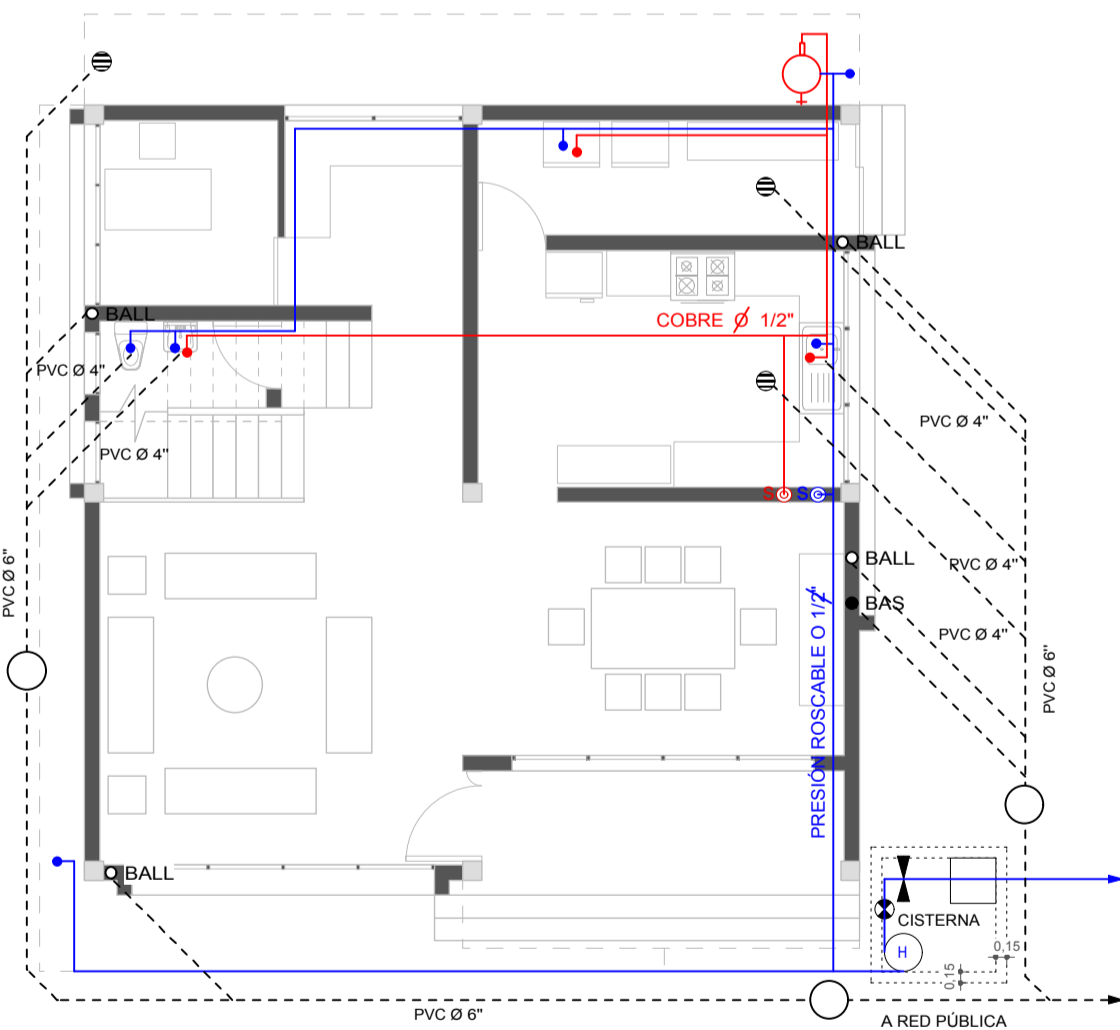

PLANTA BAJA

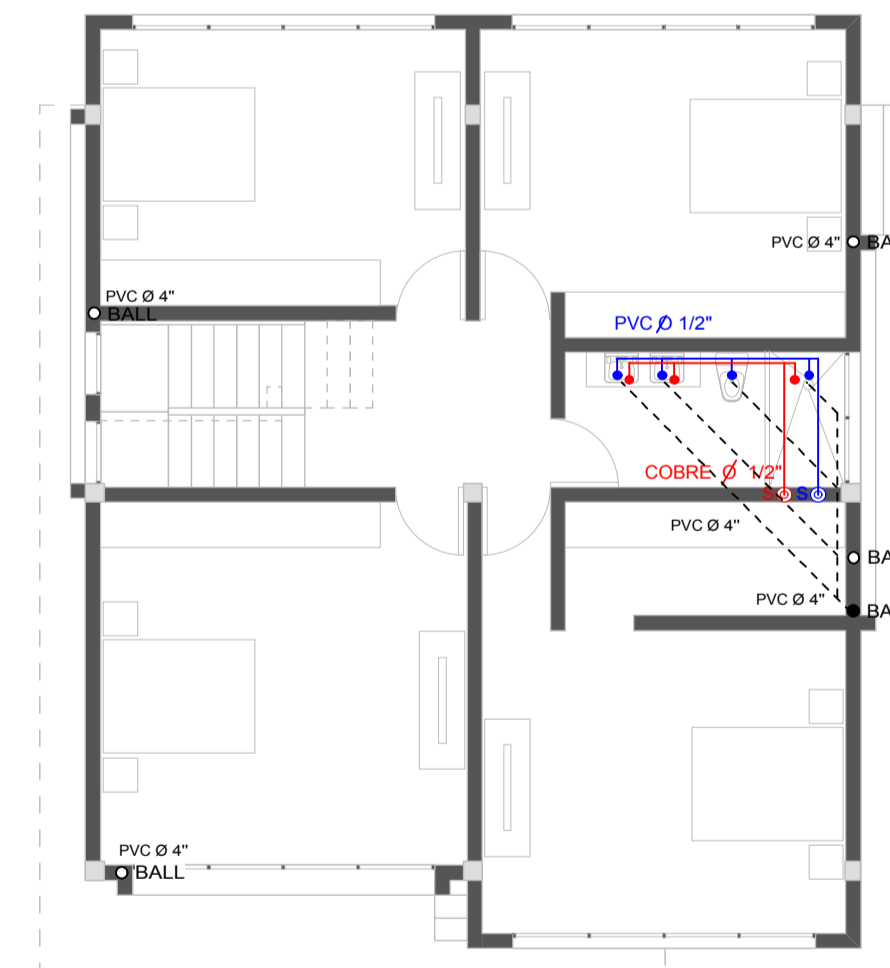

PLANTA ALTA

SIMBOLOGÍA A.POTABLE	
	ACOMETIDA
	MEDIDOR
	LLAVE DE PASO
	PUNTO DE AGUA FRÍA
	PUNTO DE AGUA CALIENTE
	VÁLVULA CHECK
	TUBERÍA SUBE
	TUBERÍA BAJA
	CALEFÓN A GAS
	TUBERIA DE PRESIÓN Ø 1/2" A.F.
	TUBERIA DE PRESIÓN Ø 1/2" A.C.

SIMBOLOGÍA SANITARIA	
	POZO DE REVISIÓN MIXTO
	BAJANTE AGUAS SERVIDAS (PVC 4")
	BAJANTE AGUAS LLUVIAS (PVC 3")
	REJILLA DE PISO
	ALBAÑAL DE AGUAS SERVIDAS (PVC 4")

EMAPAL	EMPRESA ELÉCTRICA

ESC: 1:100	VIVIENDA: ING. TELMO VINTIMILLA Y FAMILIA
	DISEÑO: ARQ. JORGE PINOS PESANTEZ DIBUJO: J.P.P. REVISIÓN: J.P.P.
	ARQ. JORGE PINOS PESANTEZ REGISTRO SENESCOT - 1029-11-1044291

CONTIENE: INSTALACIONES ELÉCTRICAS INSTALACIONES HIDROSANITARIAS	Fecha: Diciembre/2016 Hoja: 2 / 2
--	--------------------------------------